



LEGENDA

- IDRANTE SOTTOSUOLO UNI 70
- ▲ IDRANTE SOPRASUOLO UNI 70
- A.A. ATTACCO AUTOPOMPA V.V.F.
- n. 1 ESTINTORE PORTATILE NUMERATO
- M IDRANTE A MURO UNI 45
- P PULSANTE DI ALLARME ANTINCENDIO
- P PANNELLO OTTICO/ACUSTICO SEGNALE INCENDIO
- R RILEVATORE DI FUMO
- R RILEVATORE DI FUMO LINEARE (BARRIERA)
- T TROMBA ACUSTICA 20W EN 64-24
- A IMPIANTO AUDIO DI SICUREZZA 20W
- VIA DI FUGA ORIZZONTALE
- U.S. USCITA DI SICUREZZA
- [L.S.] LUCE DI SICUREZZA
- ▬ STRUTTURE E PARTIZIONI R/EI 30
- ▬ STRUTTURE E PARTIZIONI R/EI 15
- PORTA REI
- ▬ PERIMETRO RECINZIONE STABILIMENTO

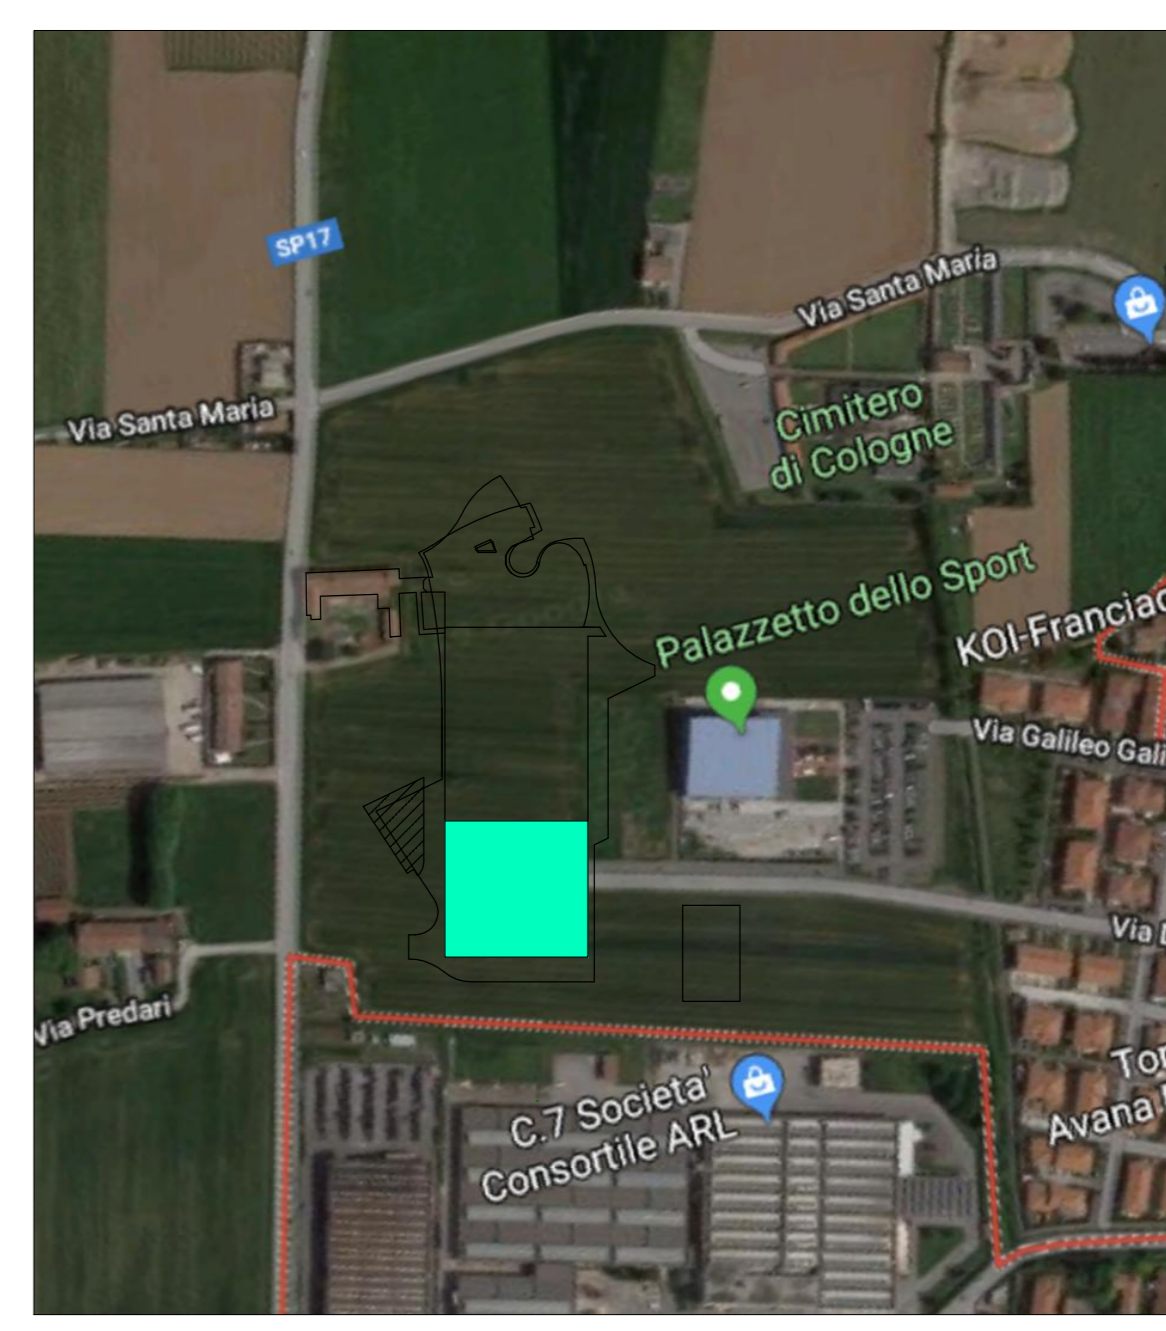

ORTOFOTO - SCALA 1:2000 - Indicazione area reparto magazzino

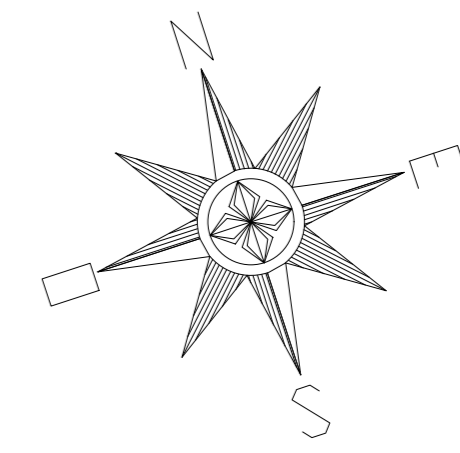

COMUNE DI COLOGNE  
Provincia di Brescia



PROGETTO REALIZZAZIONE IMMOBILE INDUSTRIALE IN VARIANTE AL PGT AI SENSI DELL'ART. 8 DPR 160/2010 E ART. 97 L.R. 12/2005 E S.M.I.

committente  
MONDINI S.r.l. G. MONDINI S.p.A.

coordinamento progettazione  
tecno habitat S.r.l.  
Società di Ingegneria  
Via Natta Battaglia 22, 20127 Milano  
T +39 02 2614 6522 - info@tecnohabitat.com

progettazione architettonica  
studio castiglioni & nardi  
architetti associati  
Via Generale Caffarelli 36, 21100 Varese  
T +39 0332 230191 - info@studiocastiglioni.com

oggetto	PROGETTO PREVENZIONE INCENDI Valutazione progetto ex art. 3 D.P.R. 1 agosto 2011, n.151 AREA REPARTO MAGAZZINO	tav.	<b>V02</b>
data	10/07/2019	scala	1:200 1:2000
aggiornamenti		tecnico progettista	