



LEGENDA

P.S.	PULSANTE DI EMERGENZA - SGANCIO MT
●	IDRANTE SOTTOSUOLO
●	IDRANTE SOPRASUOLO
▲▲	ATTACCO AUTOPOMPA V.V.F.
▲▲▲	AUTOPOMPA V.V.F.
—	OPERATIVITA' ANTINCENDIO - ACCESSO
—	PERIMETRO RECINZIONE STABILIMENTO

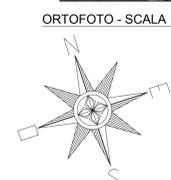

COMUNE DI COLOGNE
Provincia di Brescia

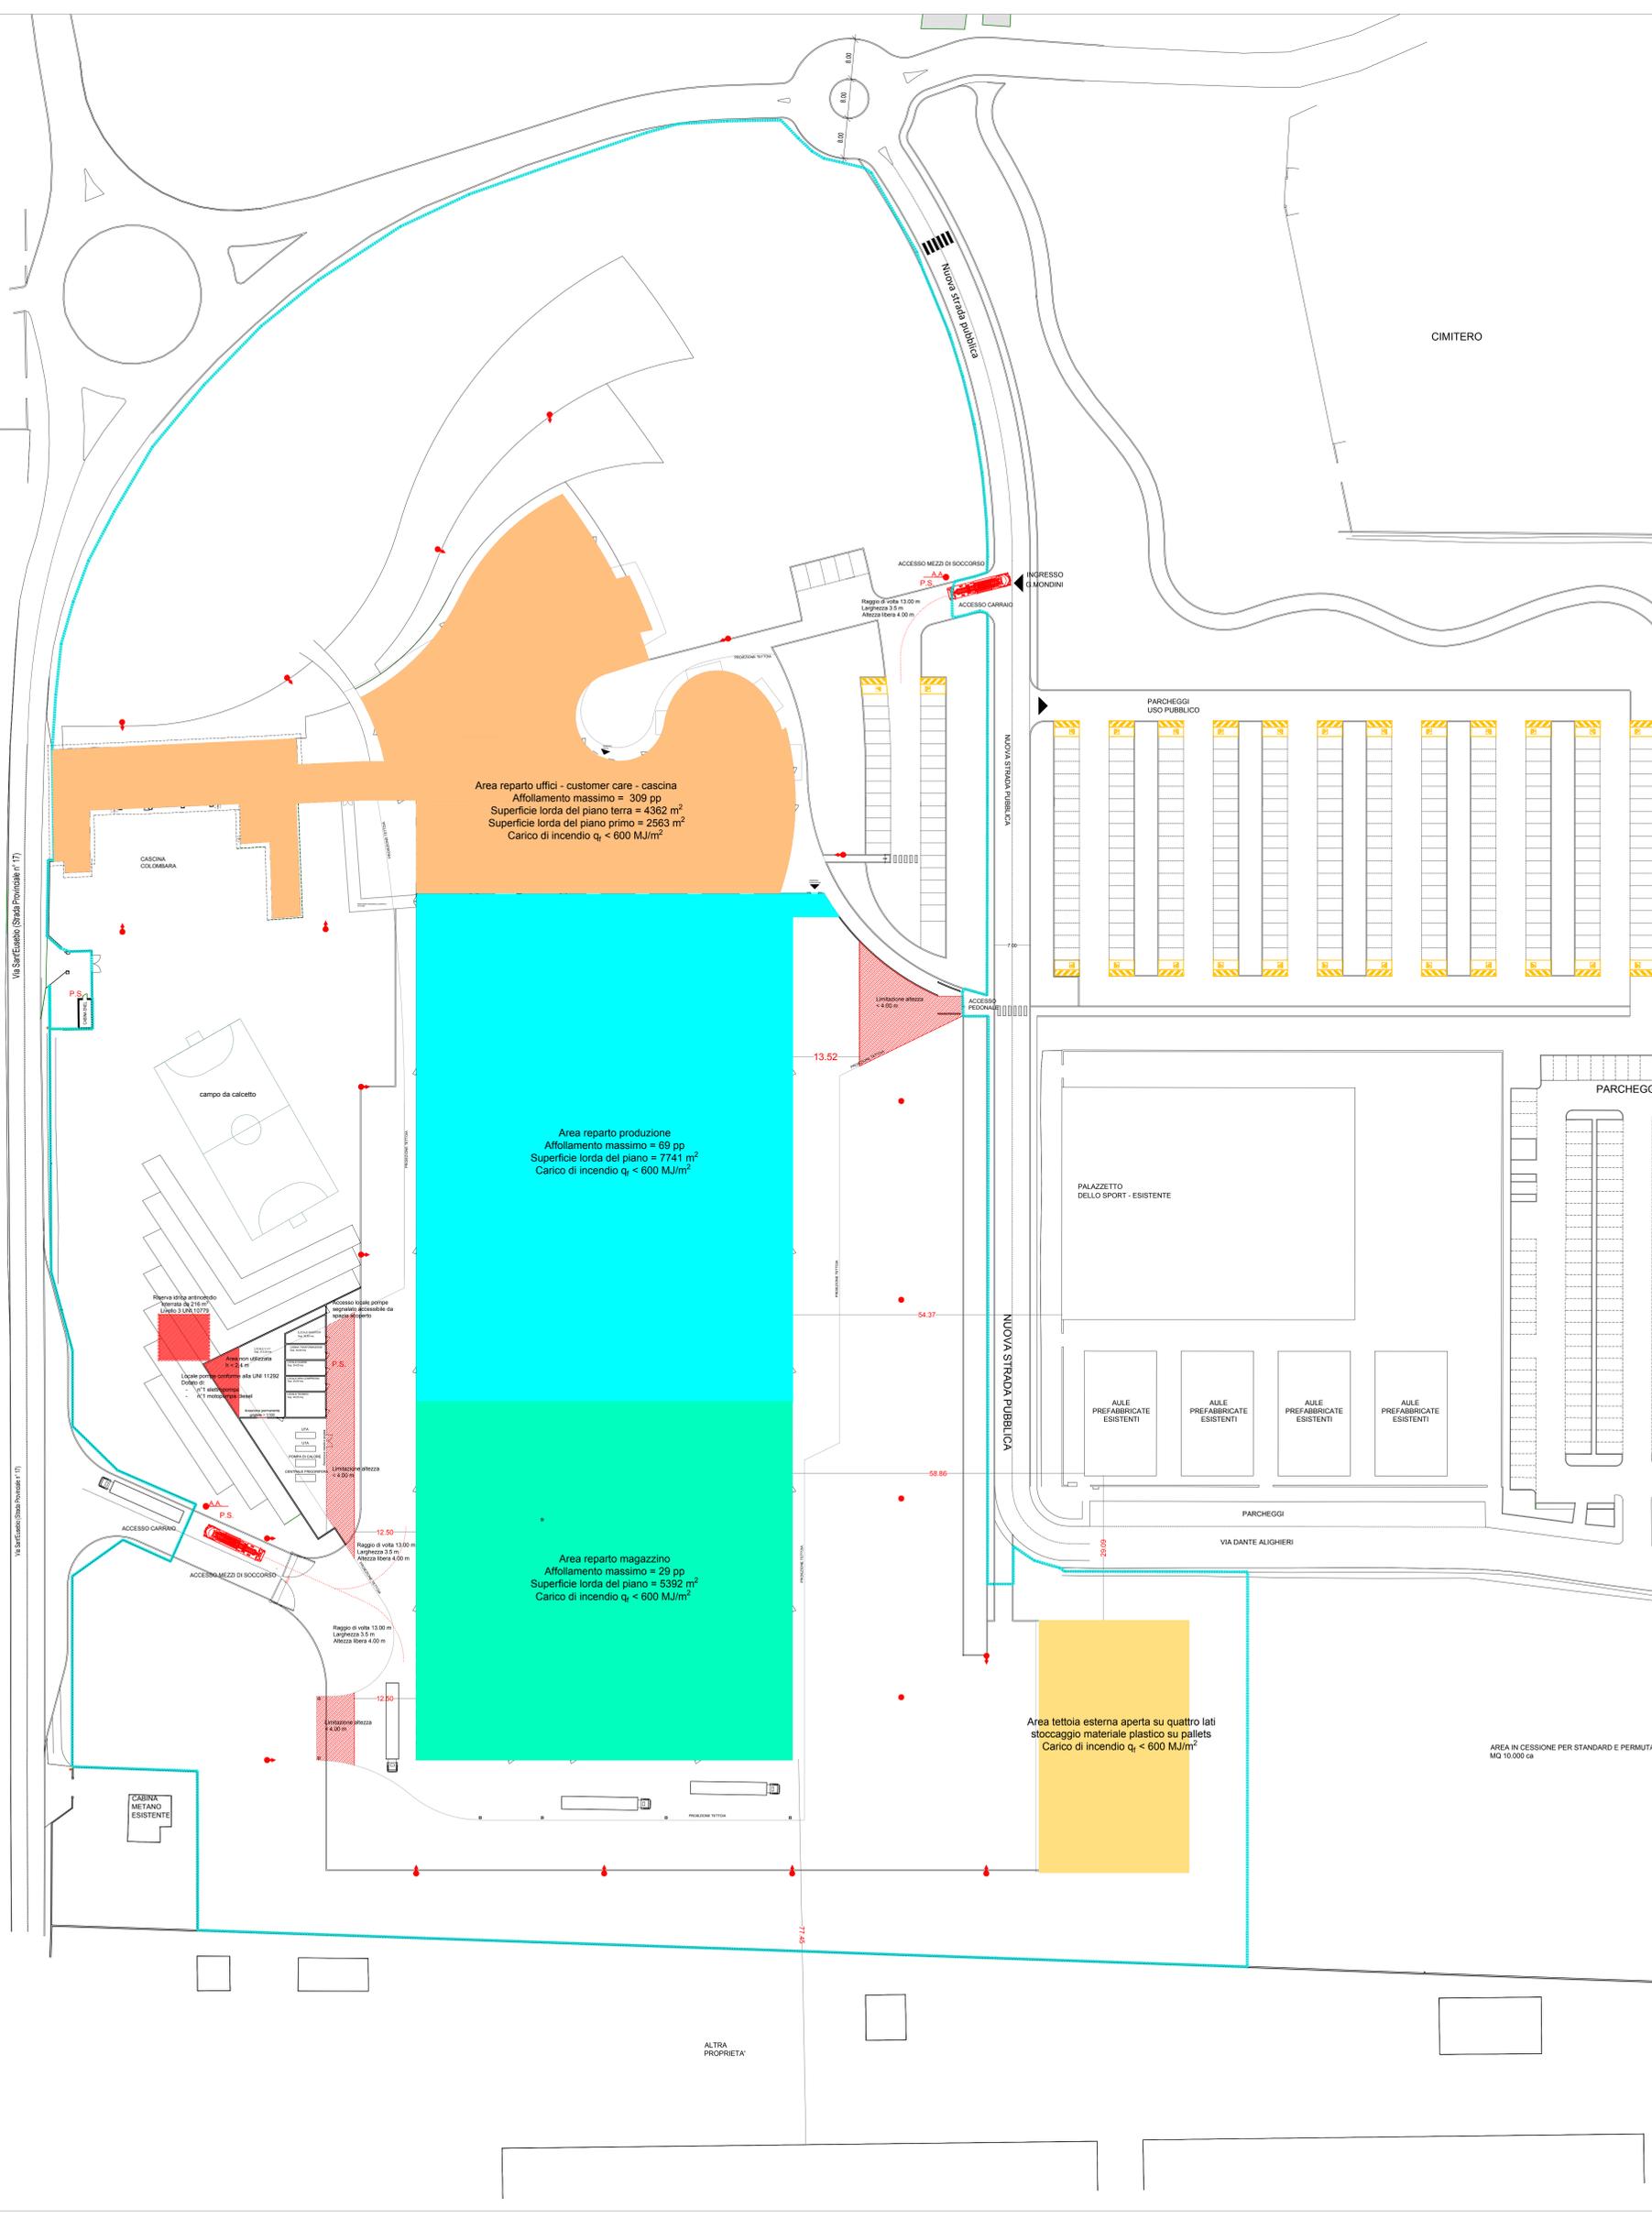

PROGETTO REALIZZAZIONE IMMOBILE INDUSTRIALE IN VARIANTE AL PGT AI SENSI DELL'ART. 8 DPR 160/2010 E ART. 97 L.R. 12/2005 E S.M.I.

committente
MONDINI S.r.l. G. MONDINI S.p.A.

coordinamento progettazione
tecnico habitat S.r.l.
Società di Ingegneria
Via Natta Battaglia 22, 20127 Milano
T +39 02 2614 6522 - info@habitat.com

progettazione architettonica
studio castiglioni & nardi
architetti associati
Via Generale Cavour 36, 21100 Varese
T +39 0332 232191 - info@studiocastiglioni.com

oggetto
PROGETTO PREVENZIONE INCENDI
Valutazione progetto ex art. 3 D.P.R. 1 agosto 2011, n.151
PLANIMETRIA GENERALE

avv. **V01**

data
10/07/2019

scala
1:500 - 1:2000

aggiornamenti

tecnico progettista